



**Legende**

- Interrupteur
- Contacteur
- Disjoncteur
- Sectionneur
- Boite de jonction
- Boite de dérivation
- Boite aux lettres
- Boite à fusibles
- Boite à transformateur
- Boite à bornes
- Boite à câbles
- Boite à commutateur
- Boite à relais
- Boite à sécurité
- Boite à tampon
- Boite à test
- Boite à verrouillage
- Boite à voyant
- Boite à zéro
- Boite à terre
- Boite à neutre
- Boite à phase
- Boite à ligne
- Boite à câble
- Boite à fibre
- Boite à data
- Boite à téléphone
- Boite à internet
- Boite à télévision
- Boite à audio
- Boite à vidéo
- Boite à sécurité incendie
- Boite à sécurité intrusion
- Boite à sécurité périmètre
- Boite à sécurité périmètre sans fil
- Boite à sécurité périmètre sans fil sans fil
- Boite à sécurité périmètre sans fil sans fil sans fil
- Boite à sécurité périmètre sans fil sans fil sans fil sans fil
- Boite à sécurité périmètre sans fil sans fil sans fil sans fil sans fil
- Boite à sécurité périmètre sans fil sans fil sans fil sans fil sans fil sans fil

Plan guide Electricité "Plafond"  
Niveau R d C  
Juillet 2016

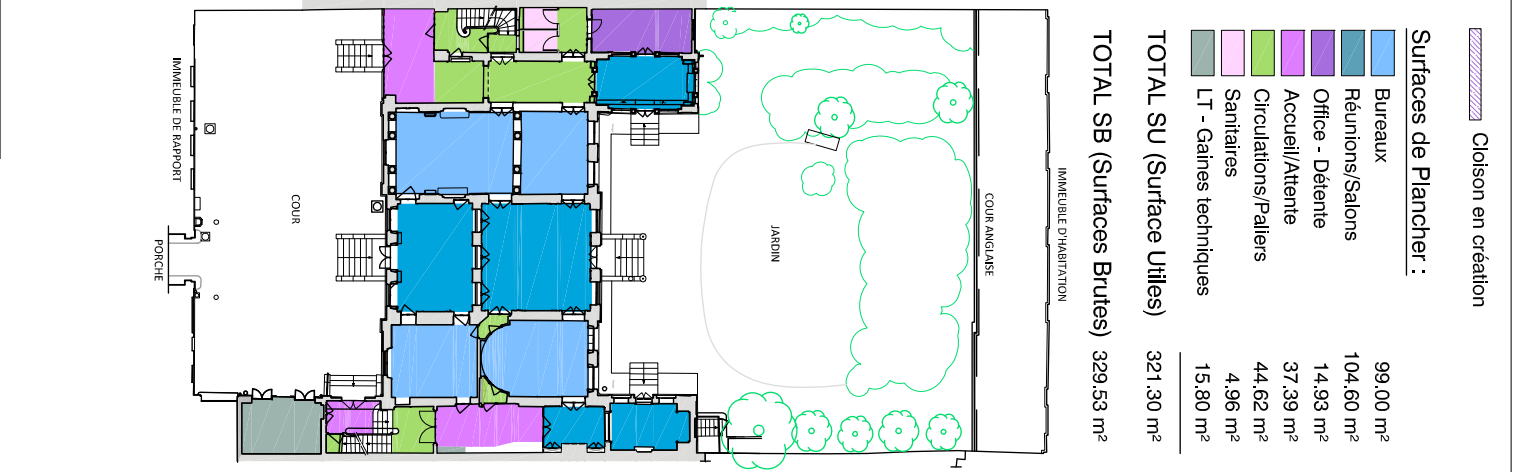

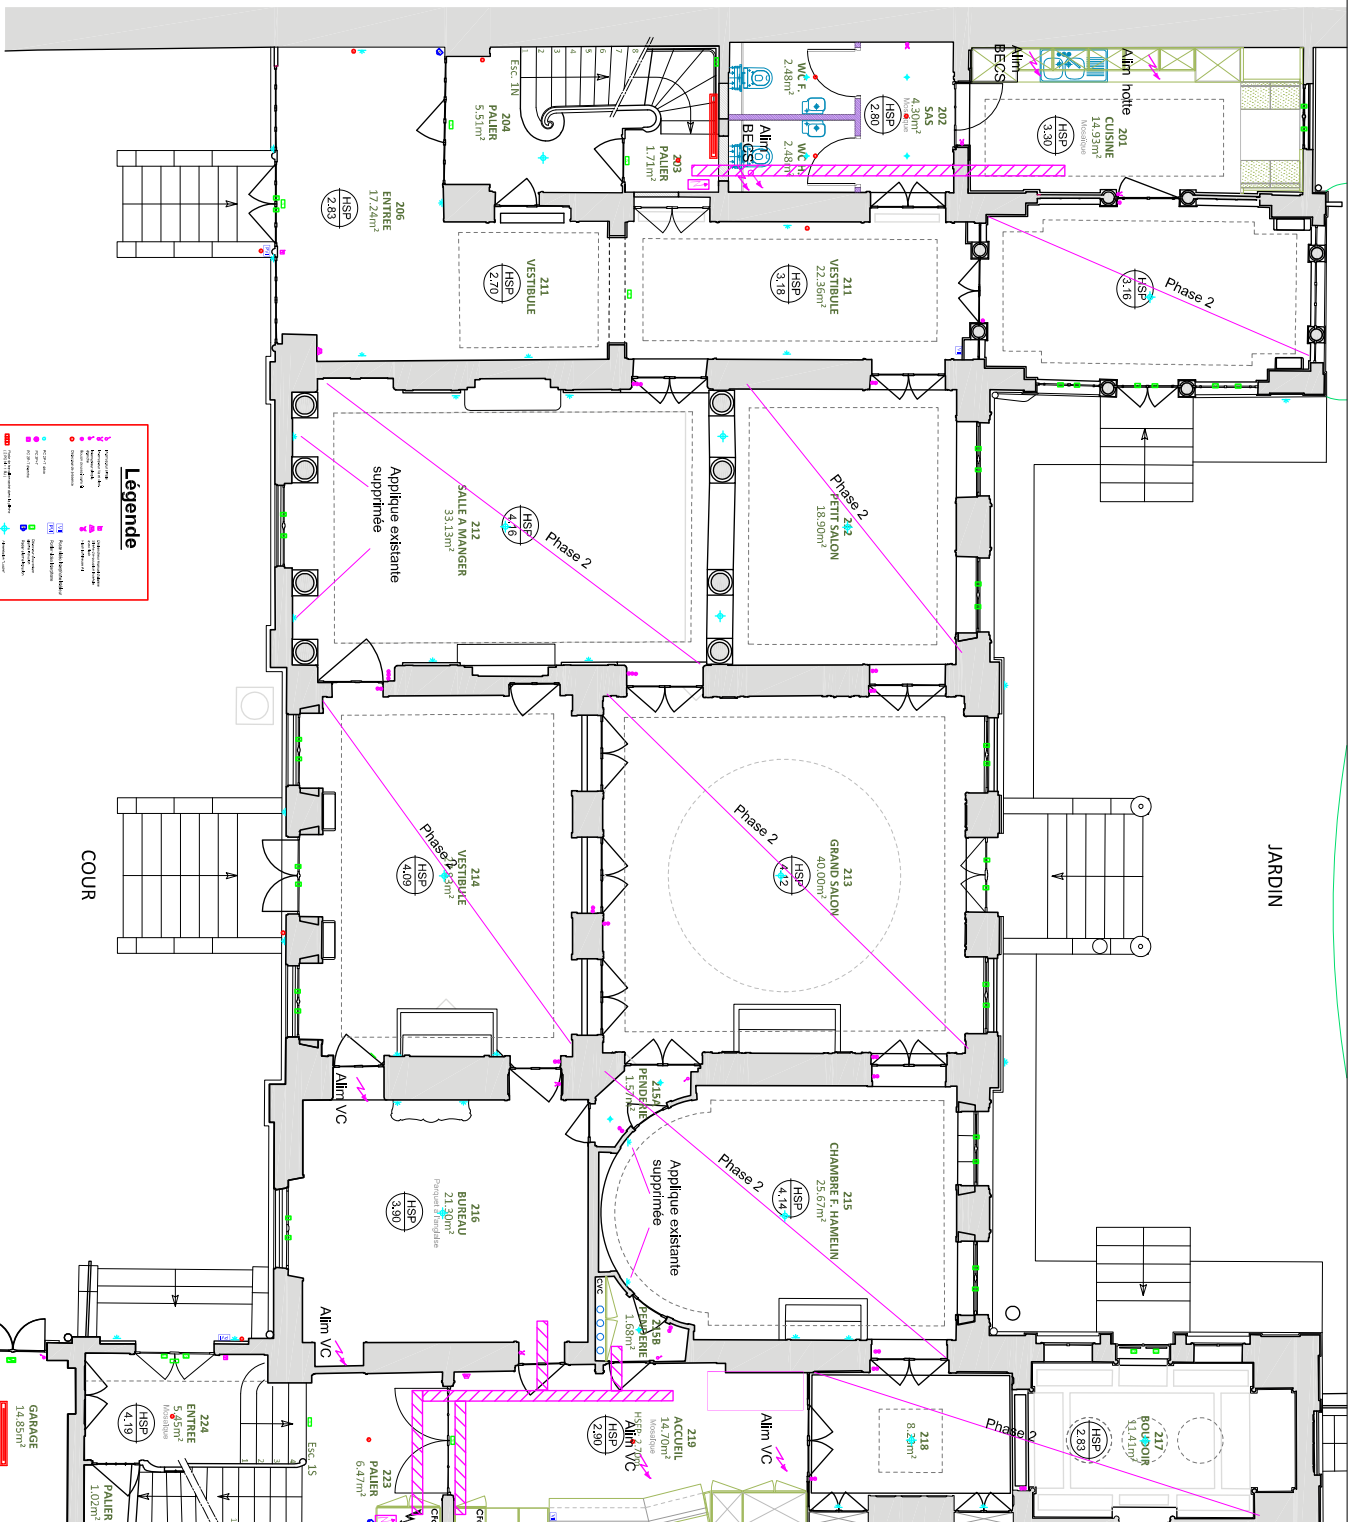

**Legende**

- (Pink) : Point de bornage
- (Blue) : Point de mesure de la tension
- (Red) : Point de mesure de la température
- (Green) : Point de mesure de l'humidité
- (Orange) : Point de mesure de la qualité de l'air
- (Purple) : Point de mesure de la pollution sonore
- (Brown) : Point de mesure de la pollution lumineuse
- (Grey) : Point de mesure de la pollution olfactive
- (Black) : Point de mesure de la pollution chimique
- (White) : Point de mesure de la pollution thermique
- (Yellow) : Point de mesure de la pollution acoustique


- (Pink) : Applique existante
- (Pink) : Applique nouvelle
- (Blue) : Applique dimmable
- (Blue) : Applique à commande vocale
- (Blue) : Applique à commande tactile
- (Blue) : Applique à commande lumineuse
- (Blue) : Applique à commande mobile
- (Blue) : Applique à commande scénariable
- (Blue) : Applique à commande programmable
- (Blue) : Applique à commande personnalisable

- (Green) : Interrupteur existant
- (Green) : Interrupteur nouveau
- (Green) : Interrupteur à commande vocale
- (Green) : Interrupteur à commande tactile
- (Green) : Interrupteur à commande lumineuse
- (Green) : Interrupteur à commande mobile
- (Green) : Interrupteur à commande scénariable
- (Green) : Interrupteur à commande programmable
- (Green) : Interrupteur à commande personnalisable

- (Blue) : Bouton de commande
- (Blue) : Bouton de commande à commande vocale
- (Blue) : Bouton de commande à commande tactile
- (Blue) : Bouton de commande à commande lumineuse
- (Blue) : Bouton de commande à commande mobile
- (Blue) : Bouton de commande à commande scénariable
- (Blue) : Bouton de commande à commande personnalisable

Plan guide Electricité "Plafond"  
Niveau R d C

juillet 2016

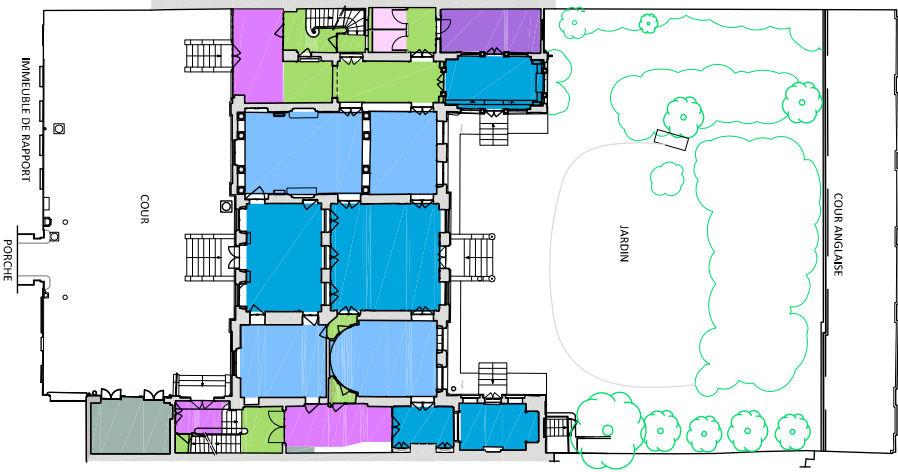


Cloison en création

**Surfaces de Plancher :**

Bureaux	99.00 m²
Réunions/Salons	104.60 m²
Office - Détente	14.93 m²
Accueil/Attente	37.39 m²
Circulateurs/Paliers	44.62 m²
Sanitaires	4.96 m²
LT - Gaines techniques	15.80 m²


**TOTAL SU (Surface Utiles)** 321.30 m²

**TOTAL SB (Surfaces Brutes)** 329.53 m²

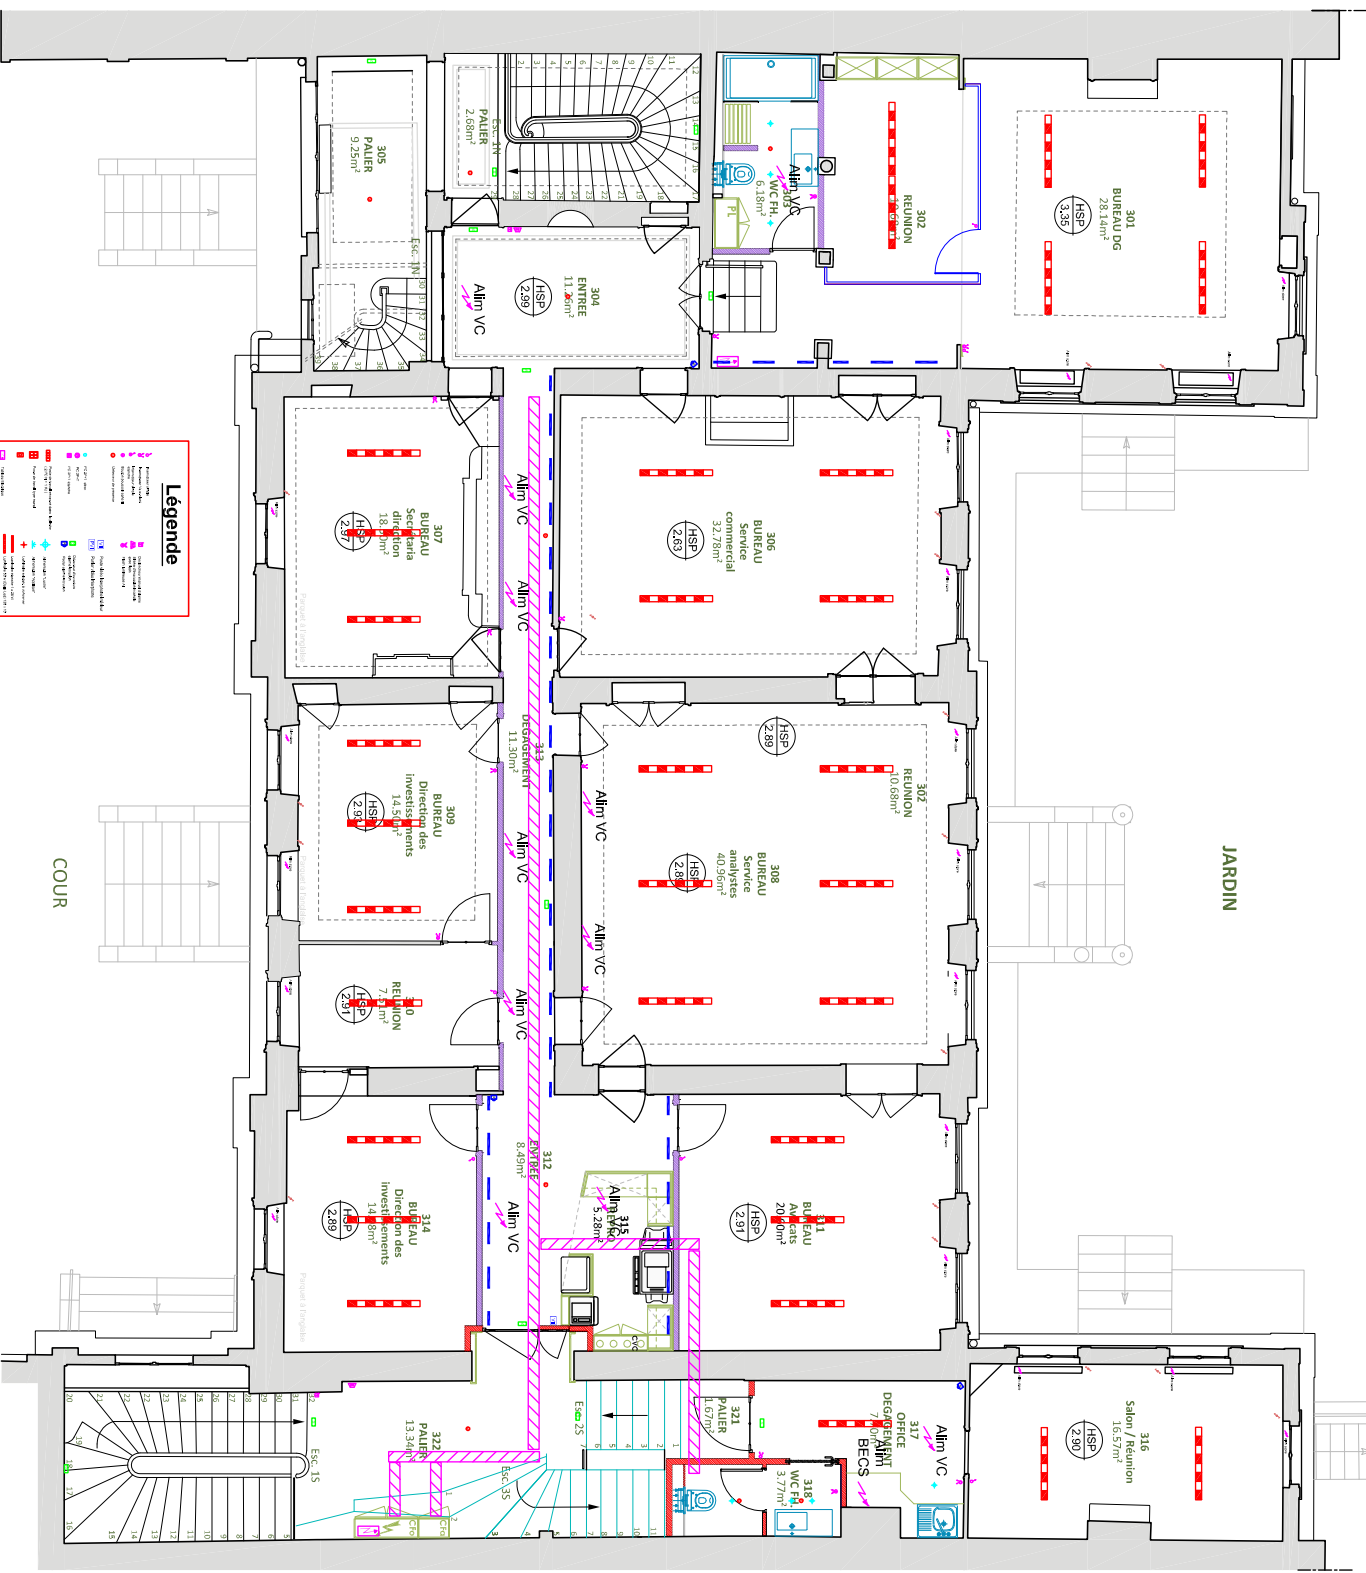


**Légende**

	Cloison en création
	Cloison CF
	Cloison verre Sécurité
	Surfaces de Plancher :
	Bureaux
	Réunions/Salons
	Office - Détente
	Accueil/Attente
	Circulations/Paliers
	Sanitaires
	LT - Gains techniques
	Demi-niveau (N1-1)

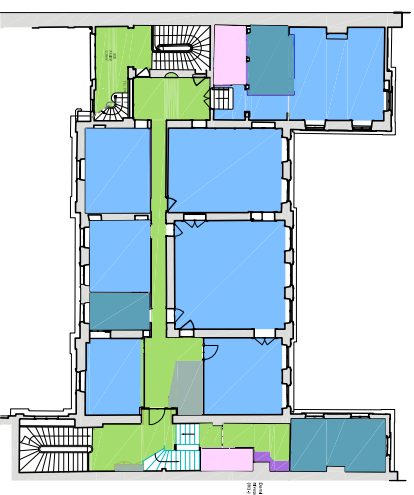



	Cloison en création	
	Cloison CF	
	Cloison verre Sécurité	
<b>Surfaces de Plancher :</b>		
	Bureaux	170.66 m <sup>2</sup>
	Réunions/Salons	34.76 m <sup>2</sup>
	Office - Détente	1.26 m <sup>2</sup>
	Accueil/Attente	19.56 m <sup>2</sup>
	Circulations/Paliers	65.98 m <sup>2</sup>
	Sanitaires	14.87 m <sup>2</sup>
	LT - Gains techniques	6.20 m <sup>2</sup>
<b>TOTAL SU (Surface Utiles)</b>		<b>317.69 m<sup>2</sup></b>

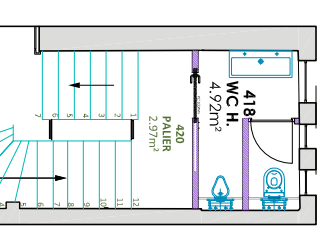

Plan guide Electricité "Plafond"  
Niveau R +1  
juillet 2016





	Cloison en création	
	Cloison CF	
<b>Surfaces de Plancher :</b>		
	Bureaux	105.72m <sup>2</sup>
	Réunions/Salons	48.44 m <sup>2</sup>
	Office - Détente	12.30 m <sup>2</sup>
	Accueil/Attente	11.20 m <sup>2</sup>
	Circulations/Paliers	26.39 m <sup>2</sup>
	Sanitaires	10.21 m <sup>2</sup>
	Locaux - Gains techniques	3.28 m <sup>2</sup>
<b>TOTAL SU (Surface Utiles)</b>		<b>217.54 m<sup>2</sup></b>

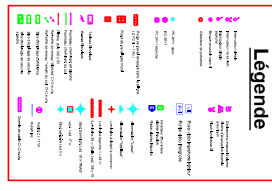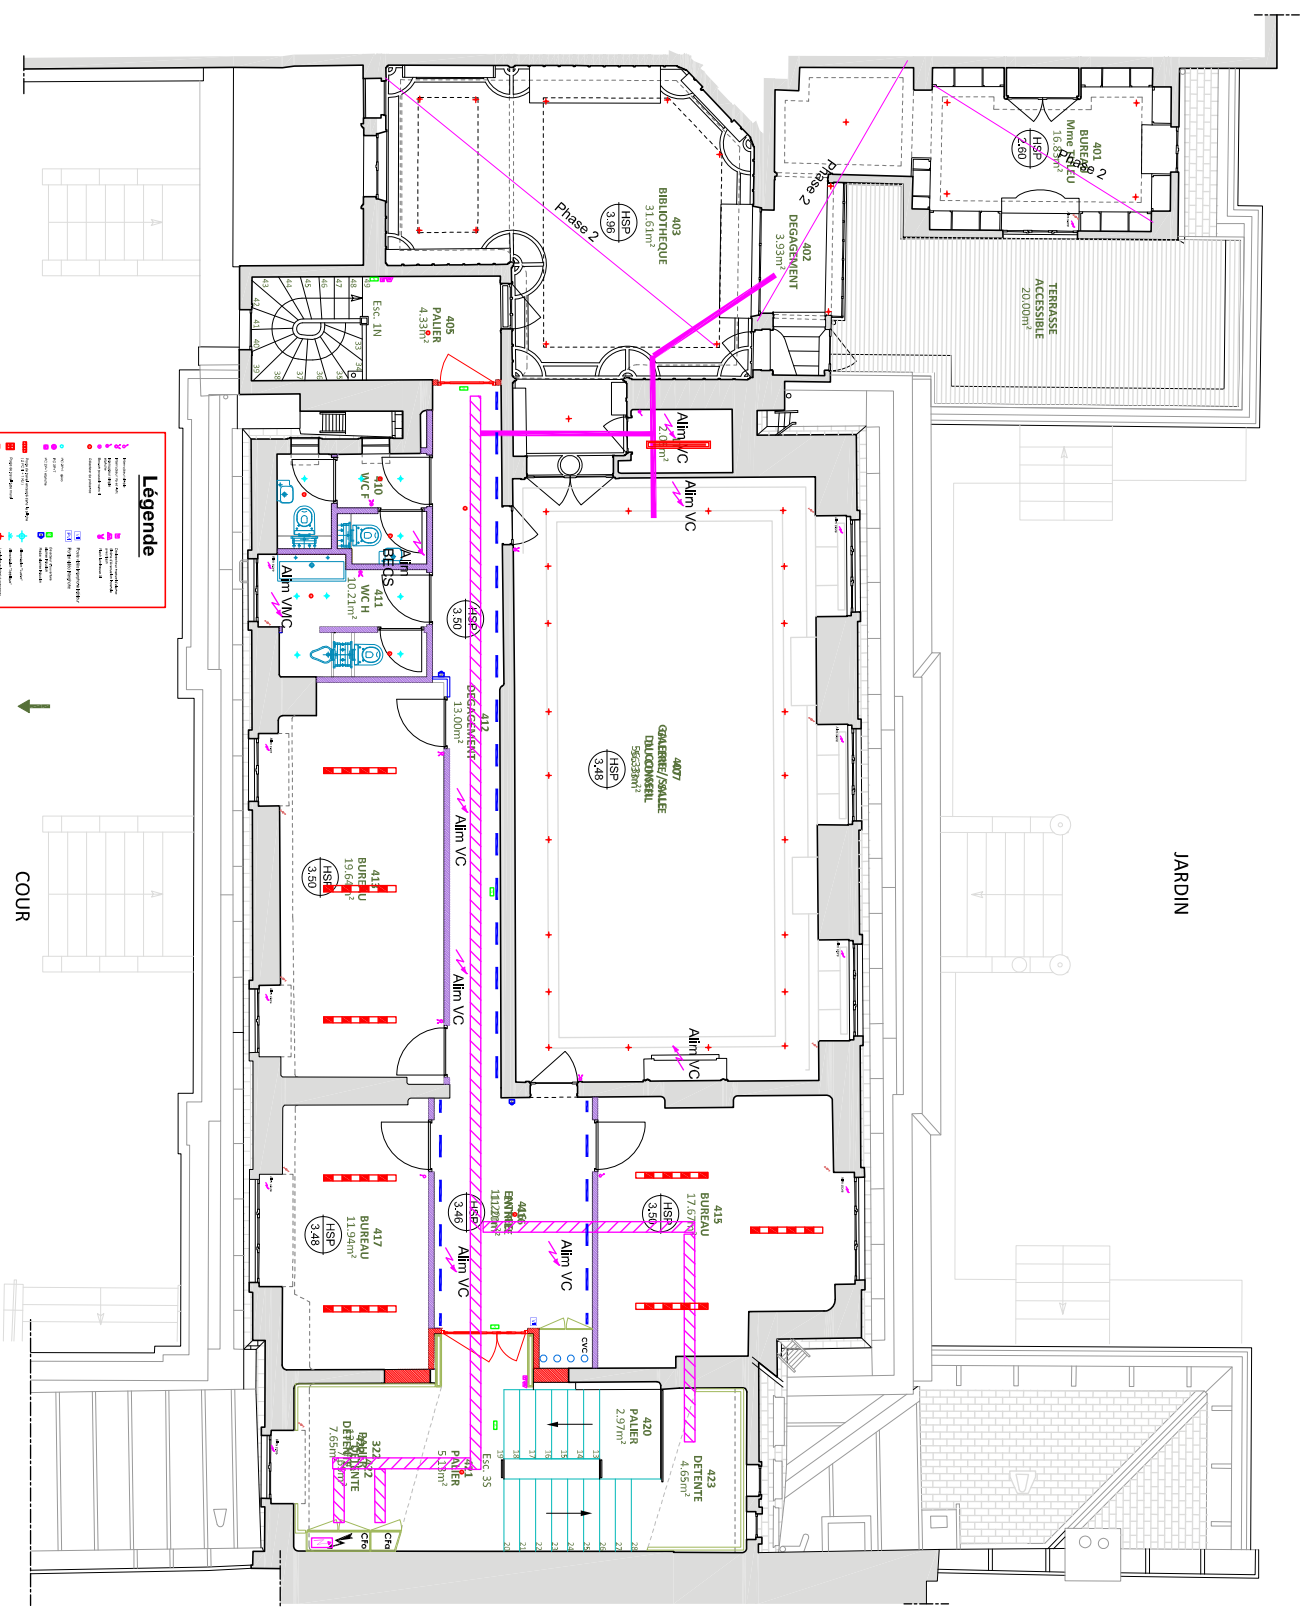



COUR

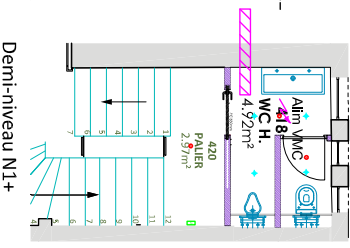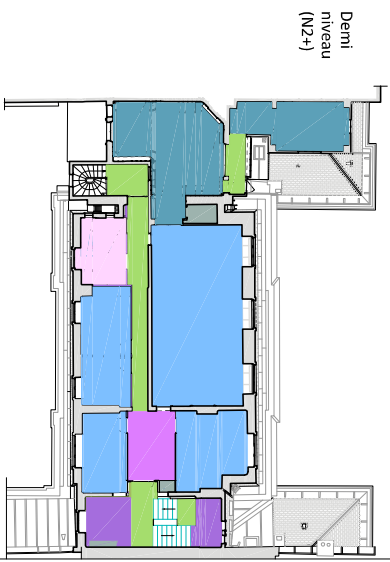






Plan guide Electricité "Plafond"  
Niveau Sous sol  
juillet 2016






-  Cloison en création
-  Cloison CF
- Mise en oeuvre d'un dalle sur l'ensemble de la surface


**Surfaces de Plancher :**


-  Fitness
-  Réunions/Salons
-  Office - Détente
-  Circulations/Paliers
-  Vestiaires/Sanitaires
-  Archives
-  Locaux techniques

TOTAL SU (Surface Utiles) 2  
 TOTAL SB (Surfaces Brutes) 2

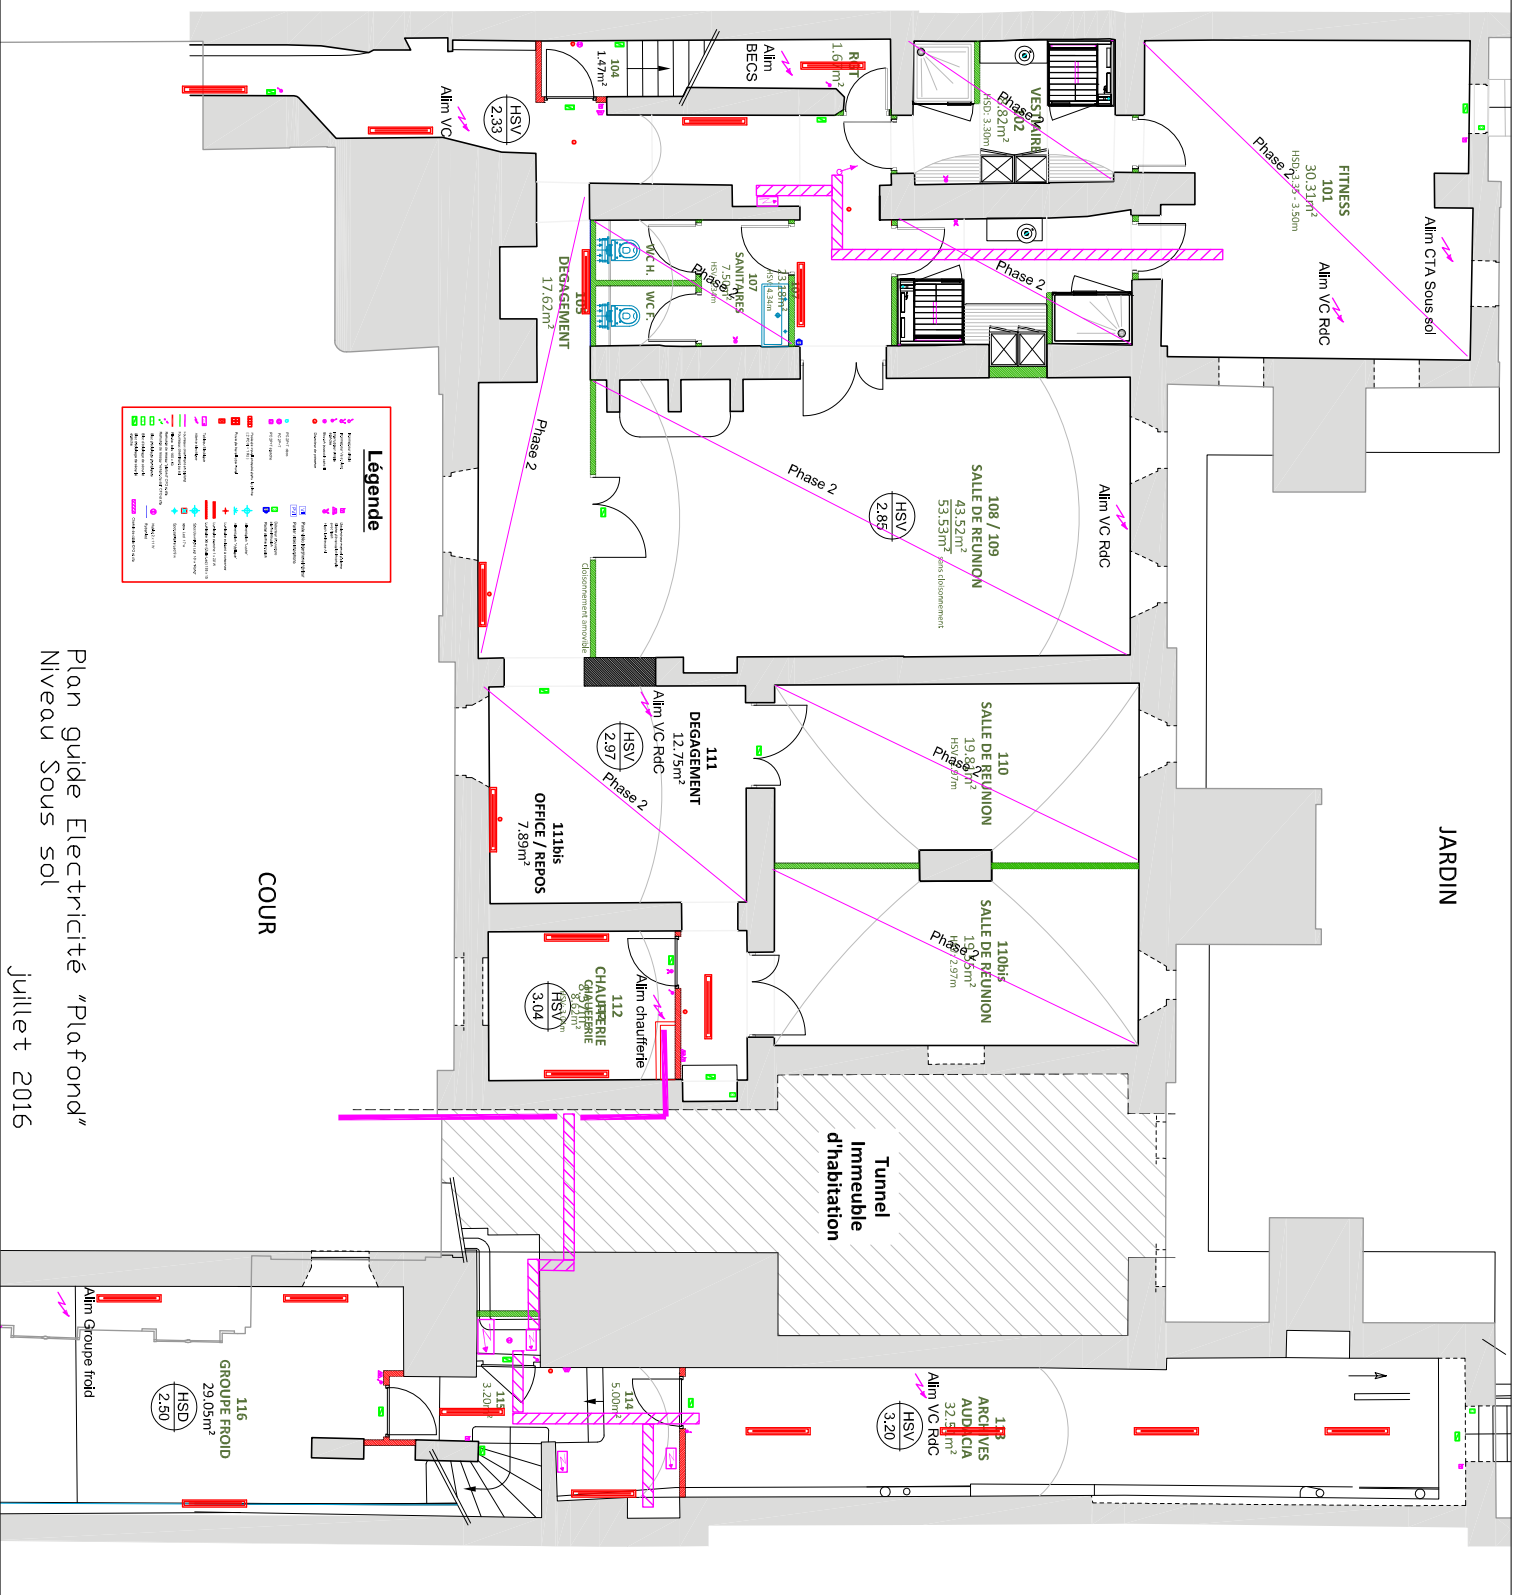


**Légende**

	Alimentation
	Éclairage
	Chauffage
	Plomberie
	Éléments techniques
	Alimentation
	Éclairage
	Chauffage
	Plomberie
	Éléments techniques
	Alimentation
	Éclairage
	Chauffage
	Plomberie
	Éléments techniques

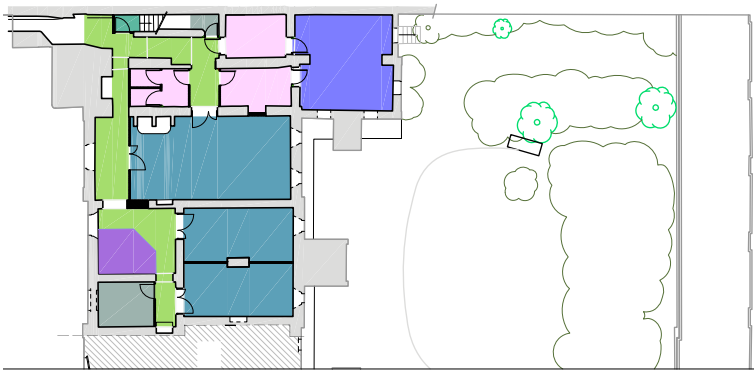

Plan guide Electricité "Plafond"  
 Niveau Sous sol  
 juillet 2016

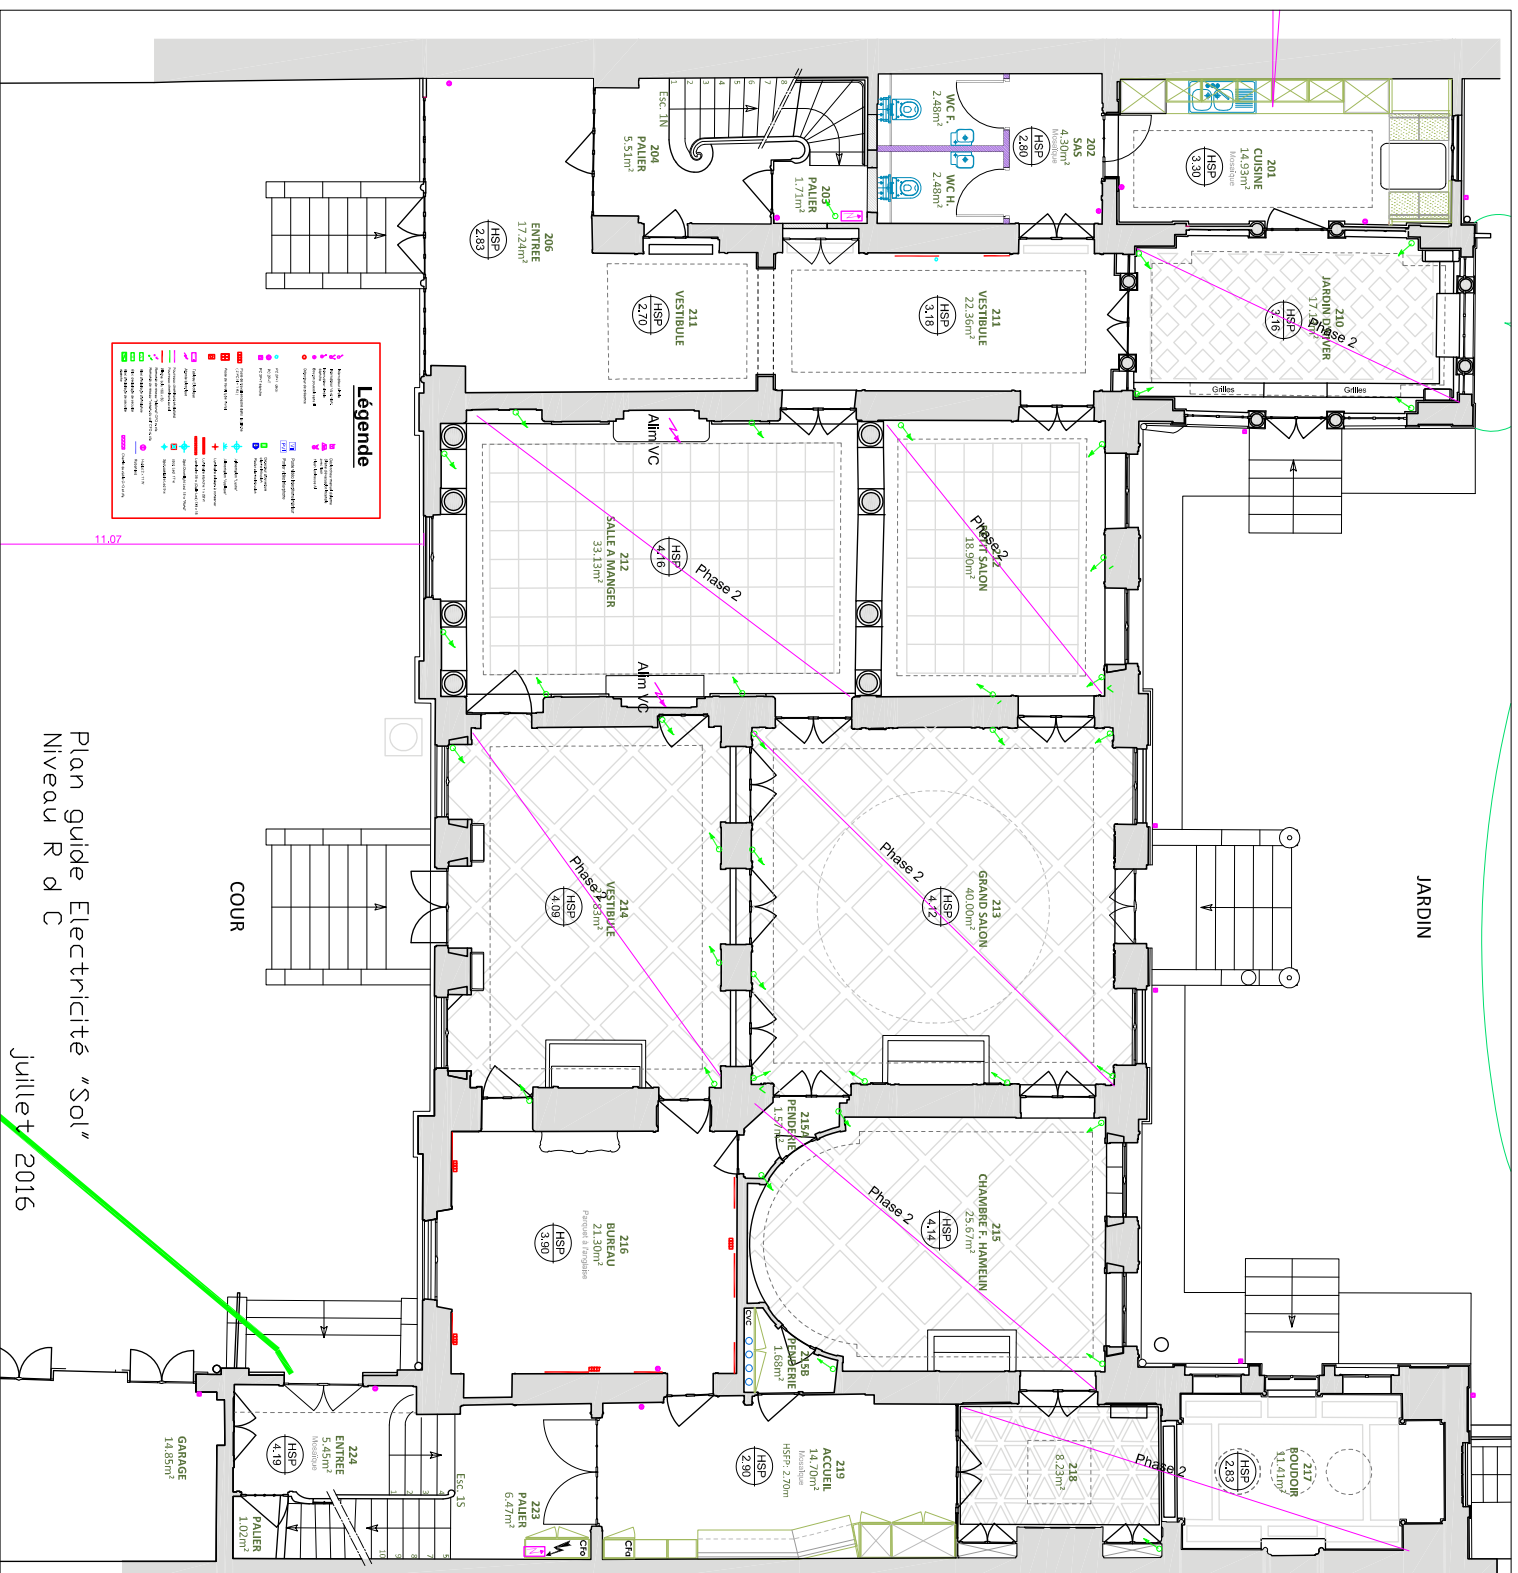

JARDIN

COUR

Plan guide Electricité "Sol"  
Niveau R d C

juillet 2016

Cloison en création


Surfaces de Plancher :

Bureaux	99.00 m <sup>2</sup>
Réunions/Salons	104.60 m <sup>2</sup>
Office - Détente	14.93 m <sup>2</sup>
Accueil/Attente	37.39 m <sup>2</sup>
Circulations/Paliers	44.62 m <sup>2</sup>
Sanitaires	4.96 m <sup>2</sup>
LT - Gaines techniques	15.80 m <sup>2</sup>

TOTAL SU (Surface Utiles)

321.30 m<sup>2</sup>

TOTAL SB (Surfaces Brutes) 329.53 m<sup>2</sup>

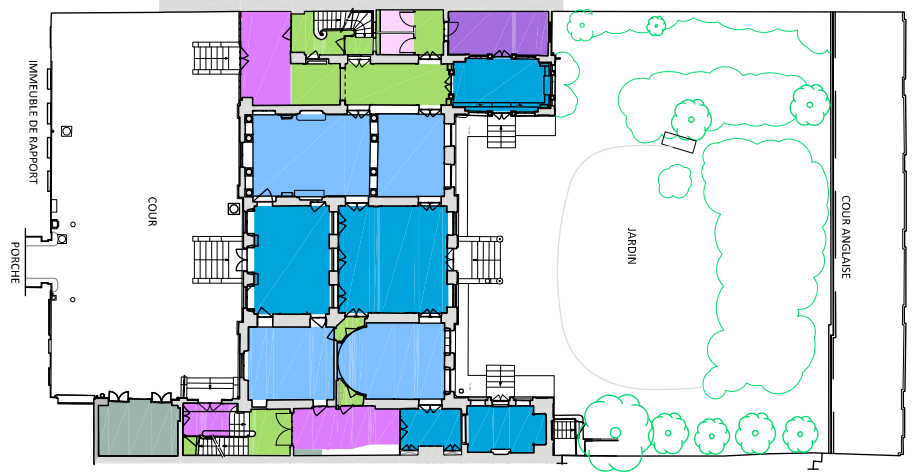



COUR

JARDIN

IMMEUBLE PHABITATION

IMMEUBLE DE RAPPORT

PORCHE

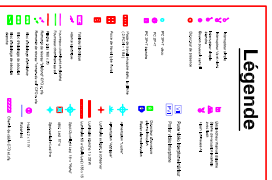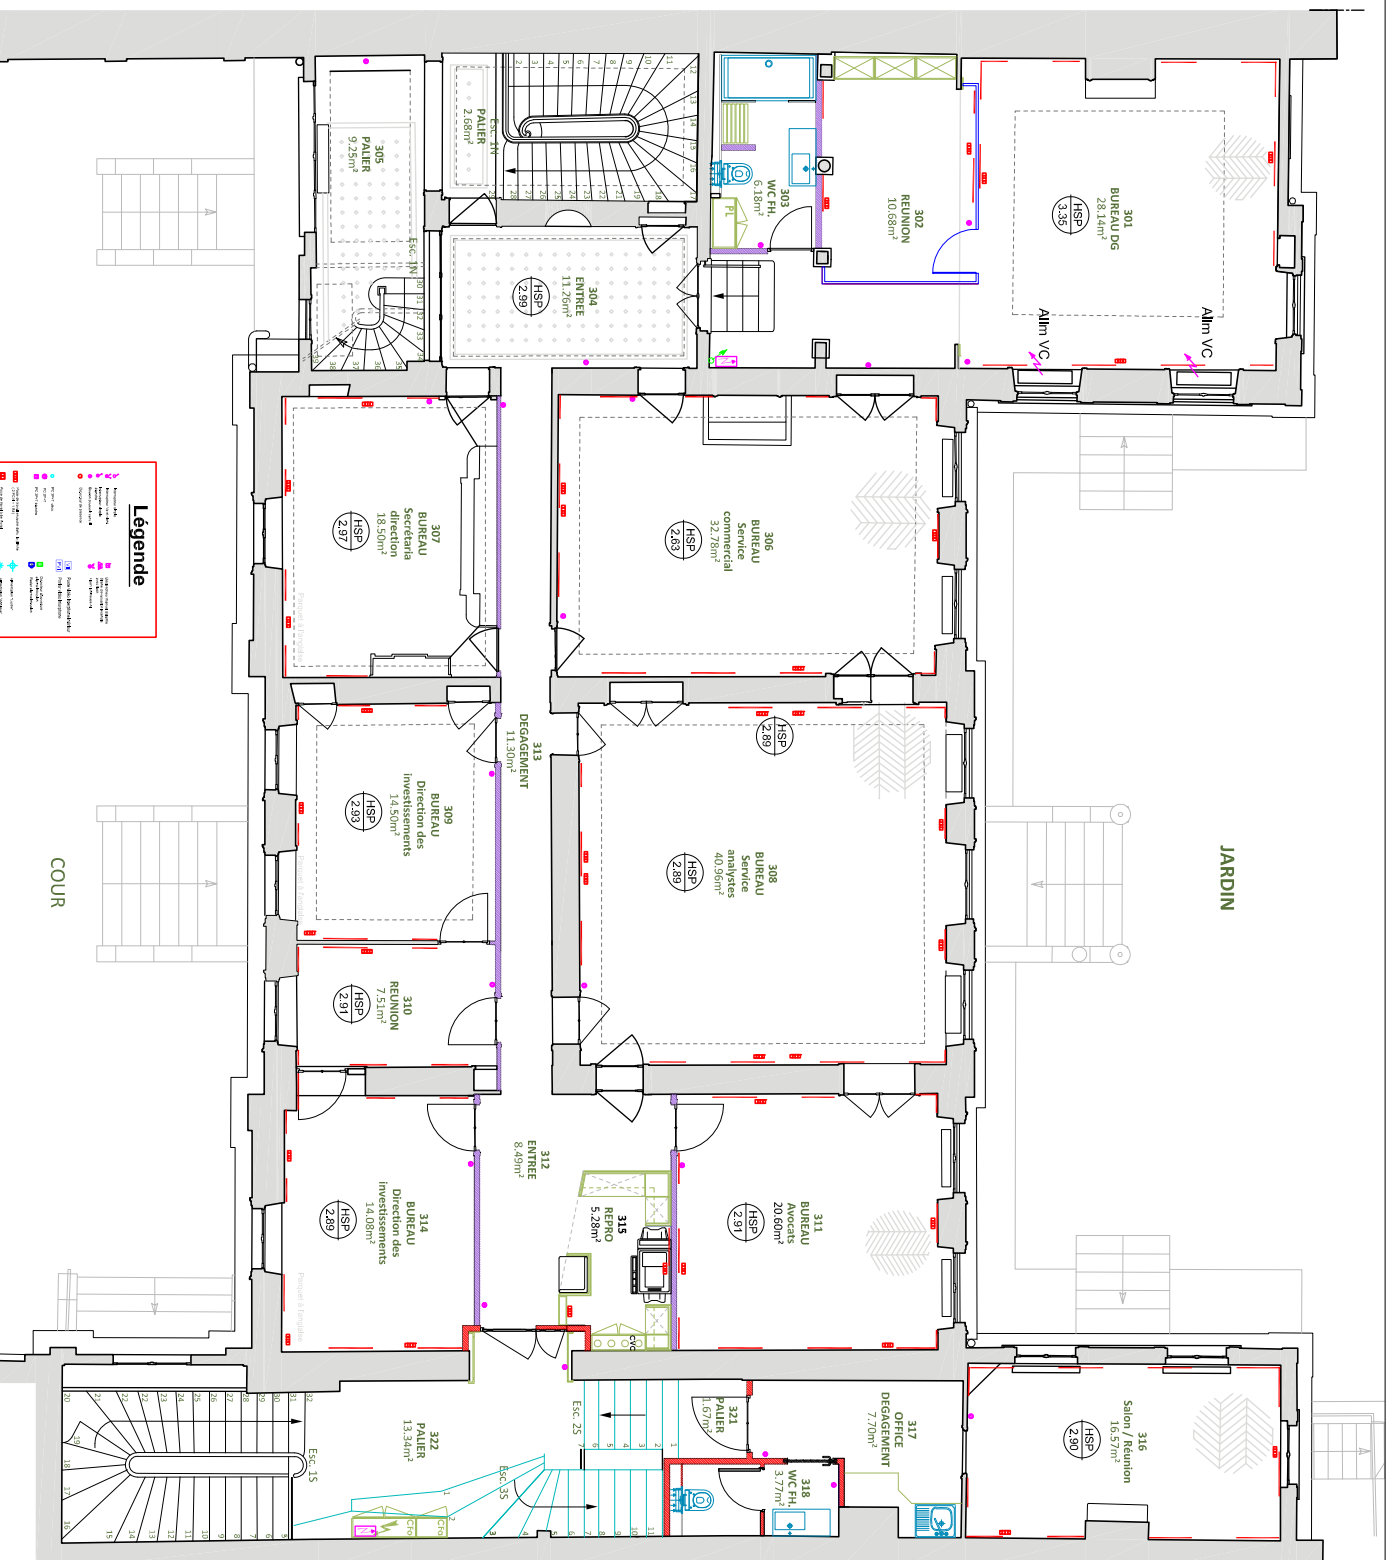


- Cloison en création
- Cloison CF
- Cloison verre Sécurité

**Surfaces de Plancher :**

- Bureaux 170.66 m<sup>2</sup>
- Réunions/Salons 34.76 m<sup>2</sup>
- Office - Détente 1.26 m<sup>2</sup>
- Accueil/Attente 19.56 m<sup>2</sup>
- Circulations/Paliers 65.98 m<sup>2</sup>
- Sanitaires 14.87 m<sup>2</sup>
- LT - Gaines techniques 6.20m<sup>2</sup>

**TOTAL SU (Surface Utiles) 317.69 m<sup>2</sup>**

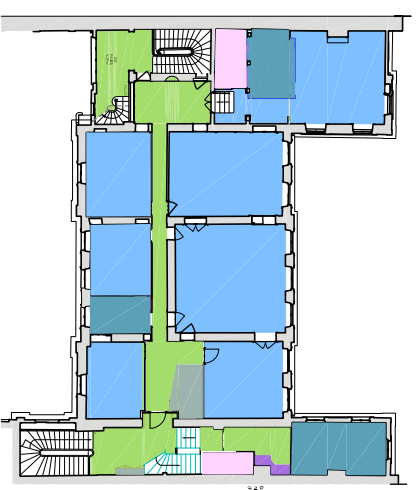


COUR


JARDIN

Plan guide Electricité "Sol"  
Niveau R +1

juillet 2016

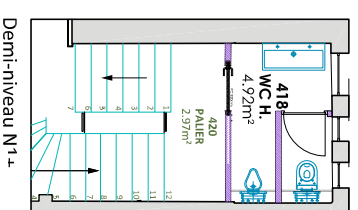


Demi-niveau N1-


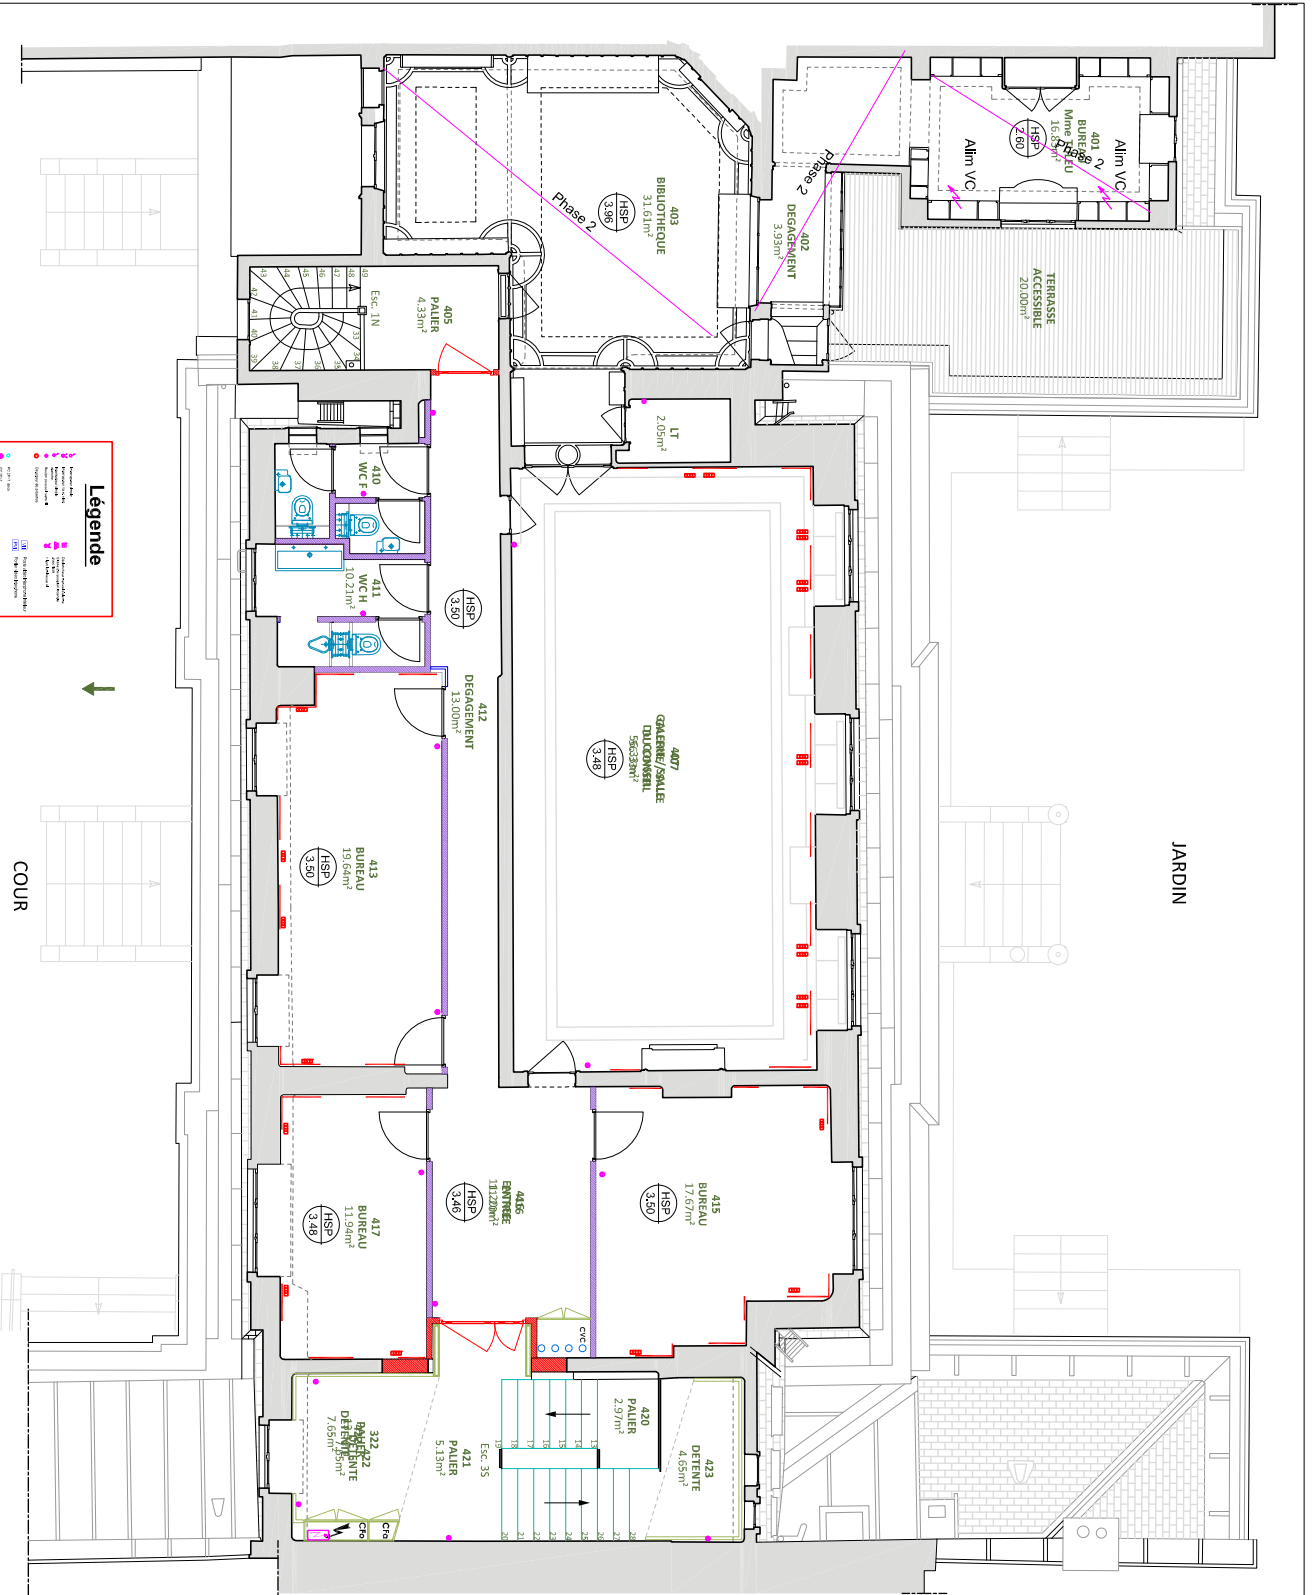


JARDIN

COUR

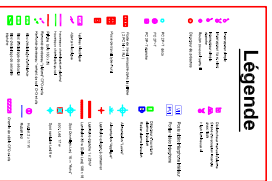

	Clôison en création	
	Clôison CF	
<b>Surfaces de Plancher :</b>		
	Bureaux	105,72m <sup>2</sup>
	Réunions/Salons	48,44 m <sup>2</sup>
	Office - Détente	12,30 m <sup>2</sup>
	Accueil/Attente	11,20 m <sup>2</sup>
	Circulations/Paliers	26,39 m <sup>2</sup>
	Sanitaires	10,21 m <sup>2</sup>
	Locaux - Gâines techniques	3,28 m <sup>2</sup>
<b>TOTAL SU (Surface Utiles)</b>		<b>217,54 m<sup>2</sup></b>

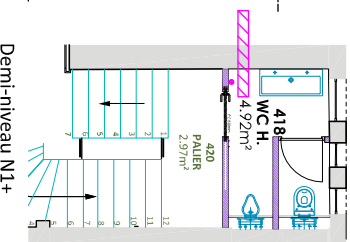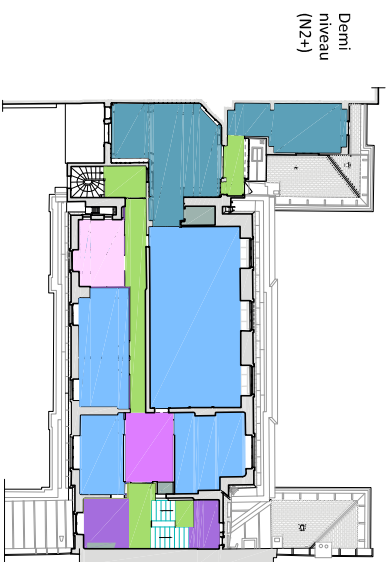


Plan guide Electricité "Sol"  
Niveau Sous sol

juillet 2016



# Légende



	Interrupteur simple		Déclencheur manuel d'alarme
	Interrupteur Va et Vent ébranché		Sirène d'évacuation incendie avec flash
	Bouton poussoir sans fil		Flash luminaire AI
	Détecteur de présence		
	PC 2P+T déco		Poste vidéo interphone intérieur
	PC 2P+T		Portier vidéo interphone
	PC 2P+T ébranché		Lecteur de badge
			Détecteur d'ouverture alarme intrusion
			Radar alarme intrusion
	Poste de travail encastré dans la plinthe ( 2 PC N + 1 RJ )		Alimentation "Lustre"
	Prise VIII		Alimentation "Applique"
			Luminaire existant à conserver
	Tableau Electrique		Luminaire ébranché 1 x 28 W
	Fourreaux cheminant en plafond		Luminaire 35 w (Dalle Led) 135 x 15
	Fourreaux cheminant au sol		Spot Downlight Led 18 w "Rond"
	Plinthe bois 180 x 50 (lot menuiserie)		spot Led 17 w
	Remonté de réseau "plafond" CFO et cfa		Spot satellite Led 9 w
	Remonté de réseau "ventilant du sol" CFO et cfa		
	Bloc d'éclairage d'ambiance		Hubloa 2 x 11 W
	Bloc d'éclairage de sécurité		Ruban Led
	Bloc d'éclairage de sécurité ébranché		Chemin de câble CFO et cfa

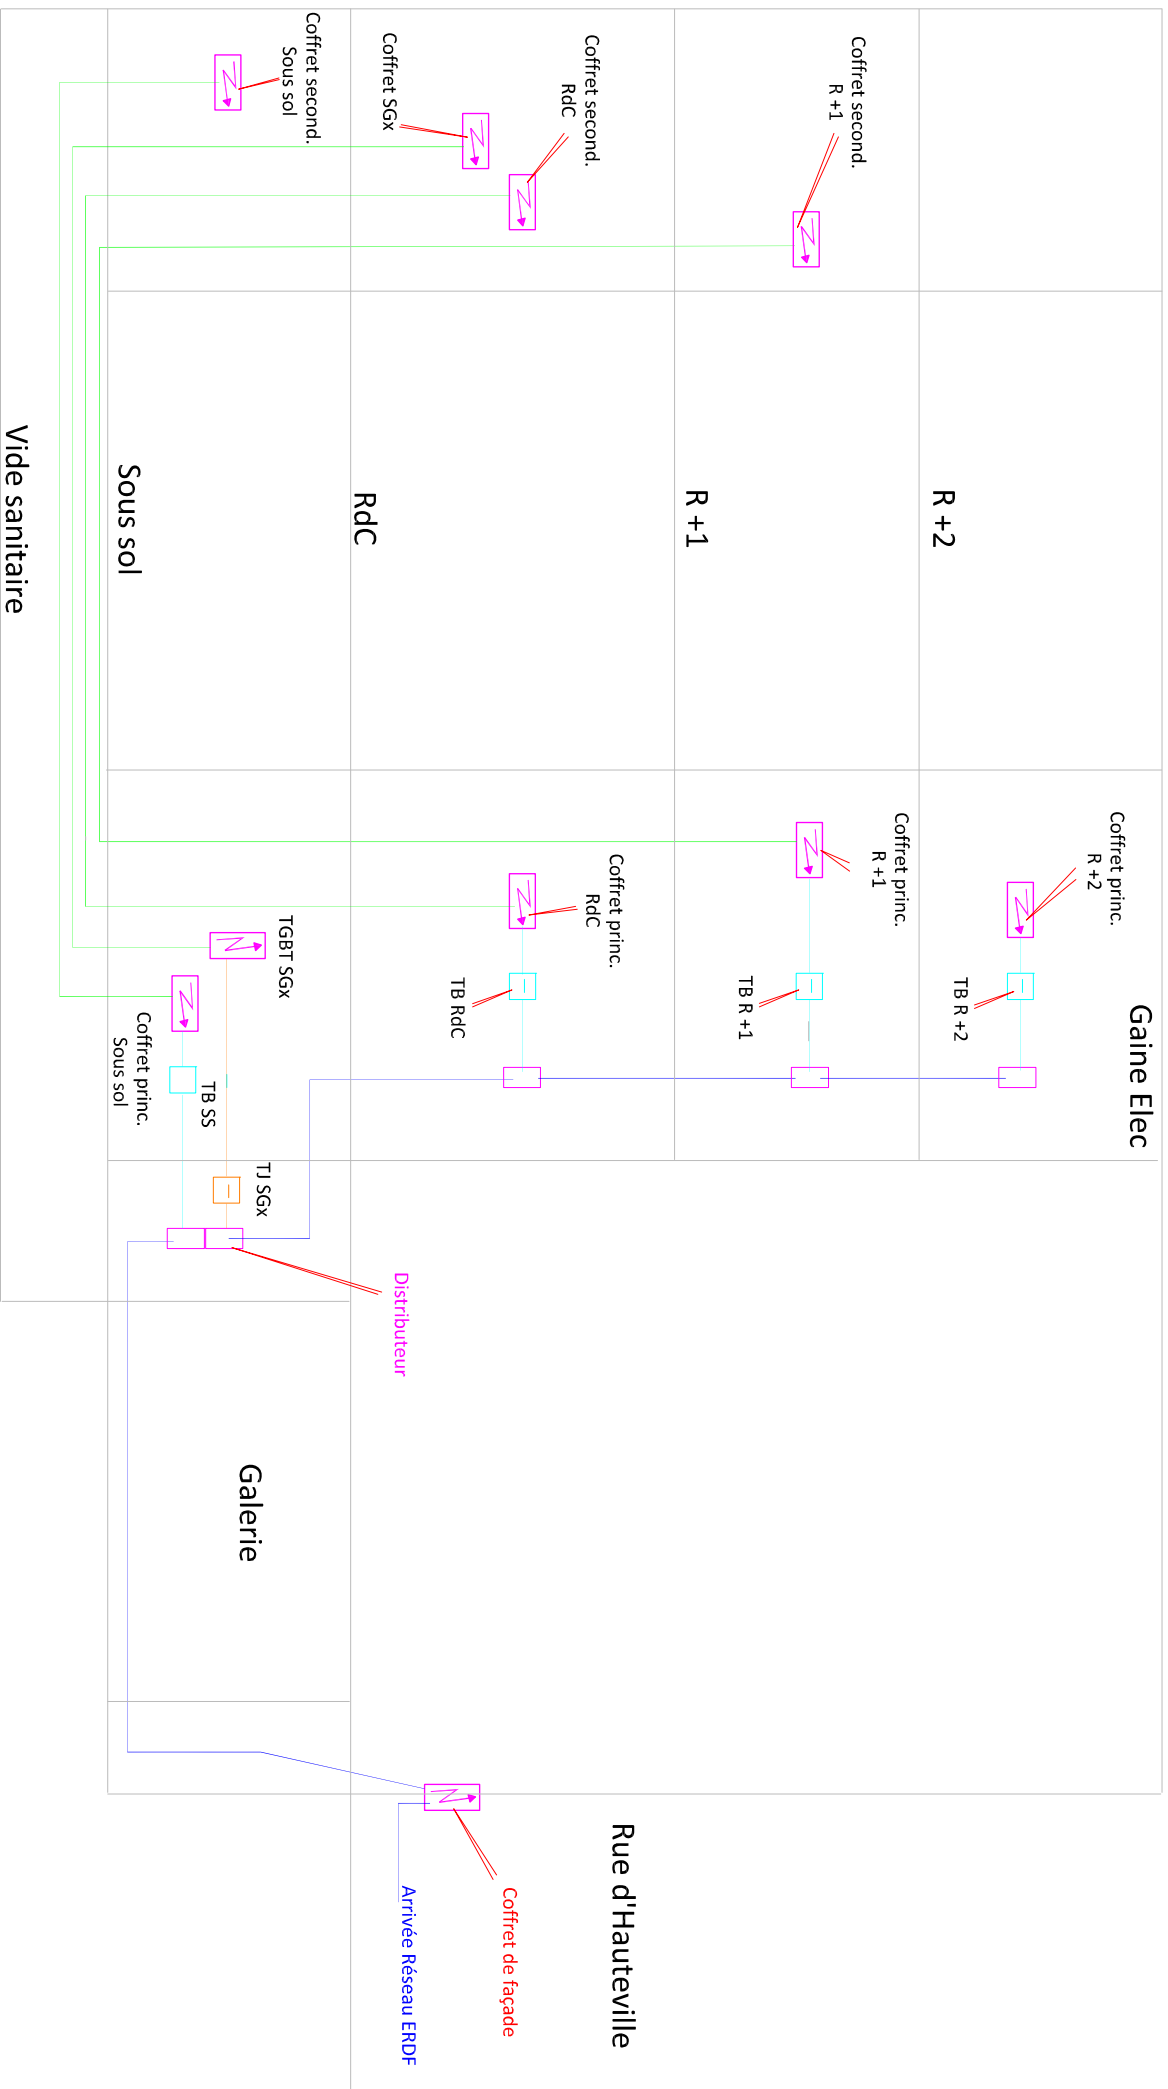

## Principe de distribution Electrique

# PLAN ET COUPE AA' SUR COULOIR COTE RUE D'HAUTEVILLE

HOTEL DE BOURIENNE

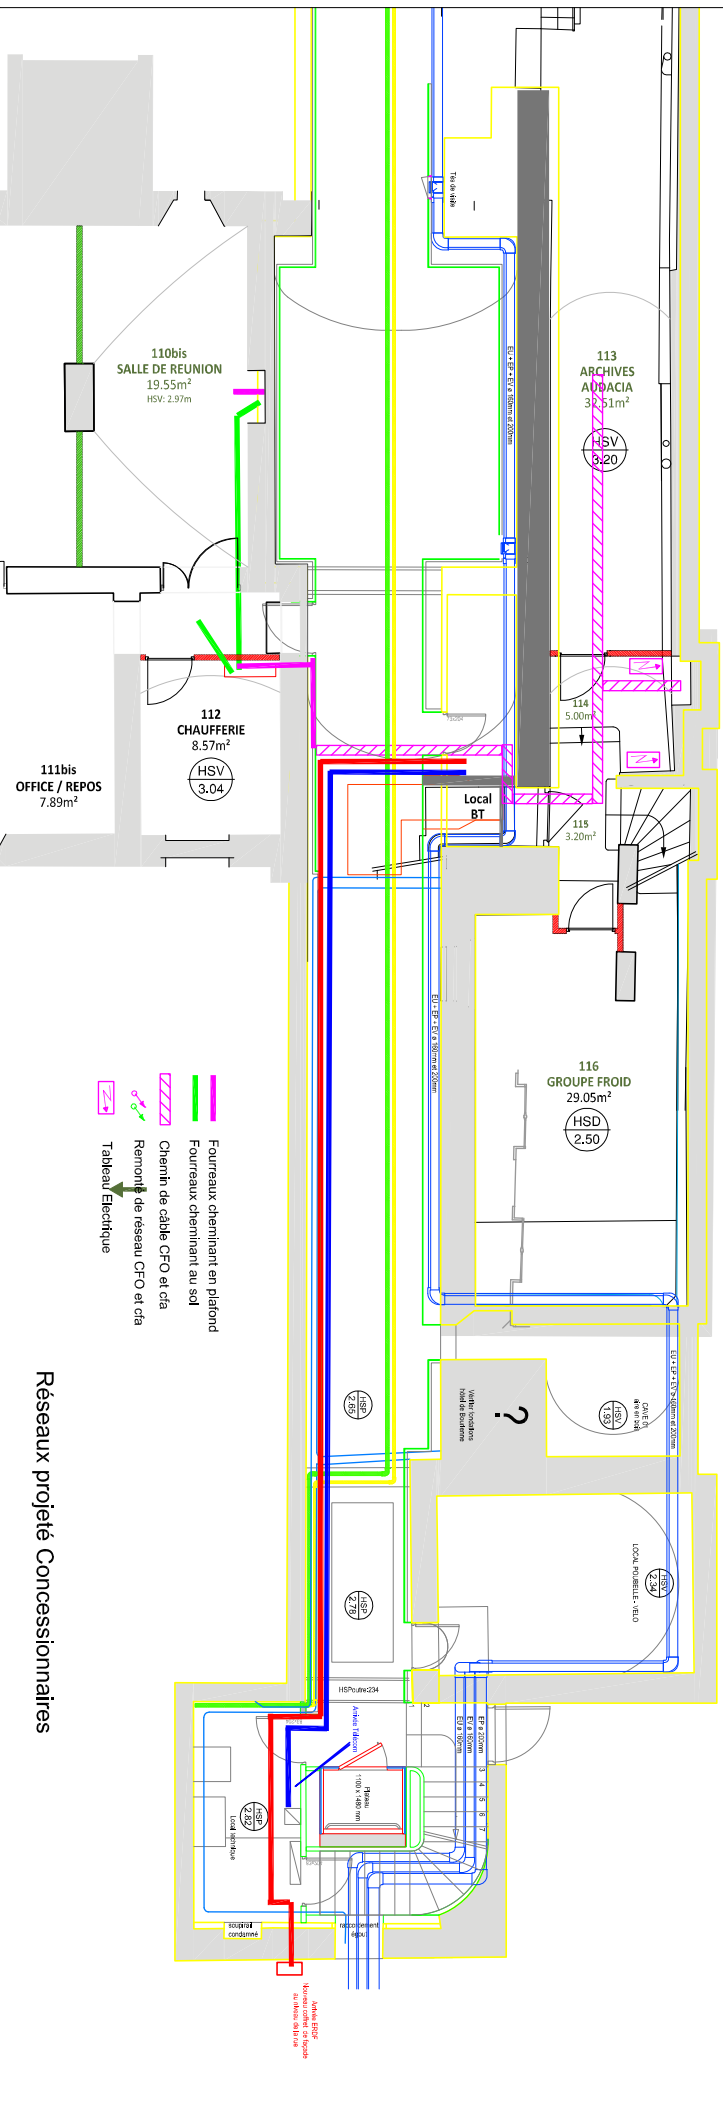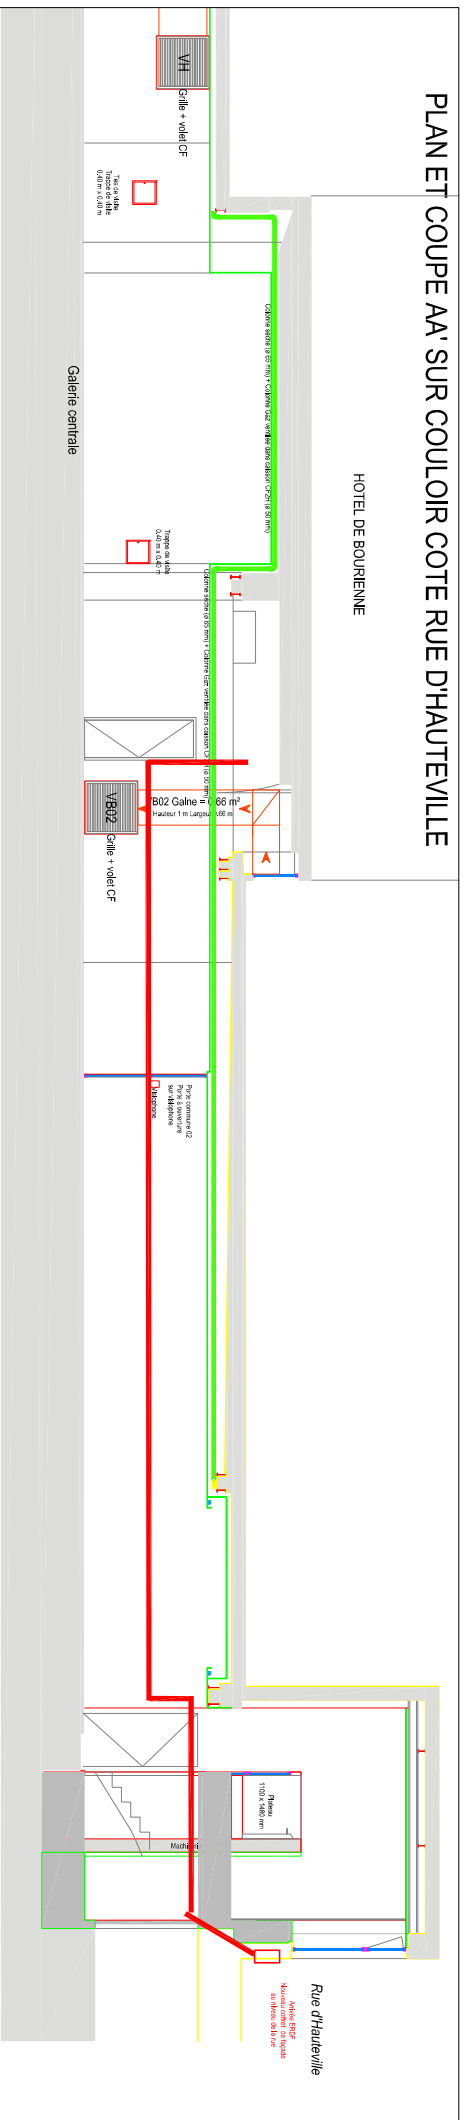

- Fourreaux cheminant en plafond
- Fourreaux cheminant au sol
- Chemin de câble CFO et cfa
- Remonte de réseau CFO et cfa
- Tableau Electrique

Réseaux projeté Concessionnaires

Plan guide lot Electricité

PRO DCE

N° EL 09

Juillet 2016

Echelle 1/100